

COMUNE DI MOLINELLA
Settore Lavori Pubblici

Comune di Molinella
Provincia di Bologna
Nr. 0010987 Data 22/07/2010
Tit. 015011001 Arrivo

oggetto intervento:
Piscine Comunali di Molinella

Codice intervento: Tipologie Opere: Progetto:

descrizione intervento:
RICHIESTA DI PARERE DI CONFORMITA' ANTINCENDIO
RELATIVA AL PROGETTO DI ADEGUAMENTO DELLE
Piscine Comunali di Molinella

Via Andrea Costa, 6
Attività 83 DM 16/02/1982

firme soggetti responsabili:
COMANDO PROVINCIALE V.V.F.
UFFICIO PREVENZIONE INCENDI
Mediaset s.p.a. s.p.a.
Firma: *[Signature]*


Ing. Coiberto Testa 1 Tecnici
Ing. Roberto Perlangeli

titolo elaborato:
Planimetria generale, piante
Elaborato:
02


n° tavola: codice elaborato: Scala:
1:200

02					
01					
00	Luglio 2010				
N° Rev.	Data Rev.	Descrizione Revisione	Visto	Firma	Redazione grafica

Piscine Comunali di Molinella
Piano Terra - Scala 1:200

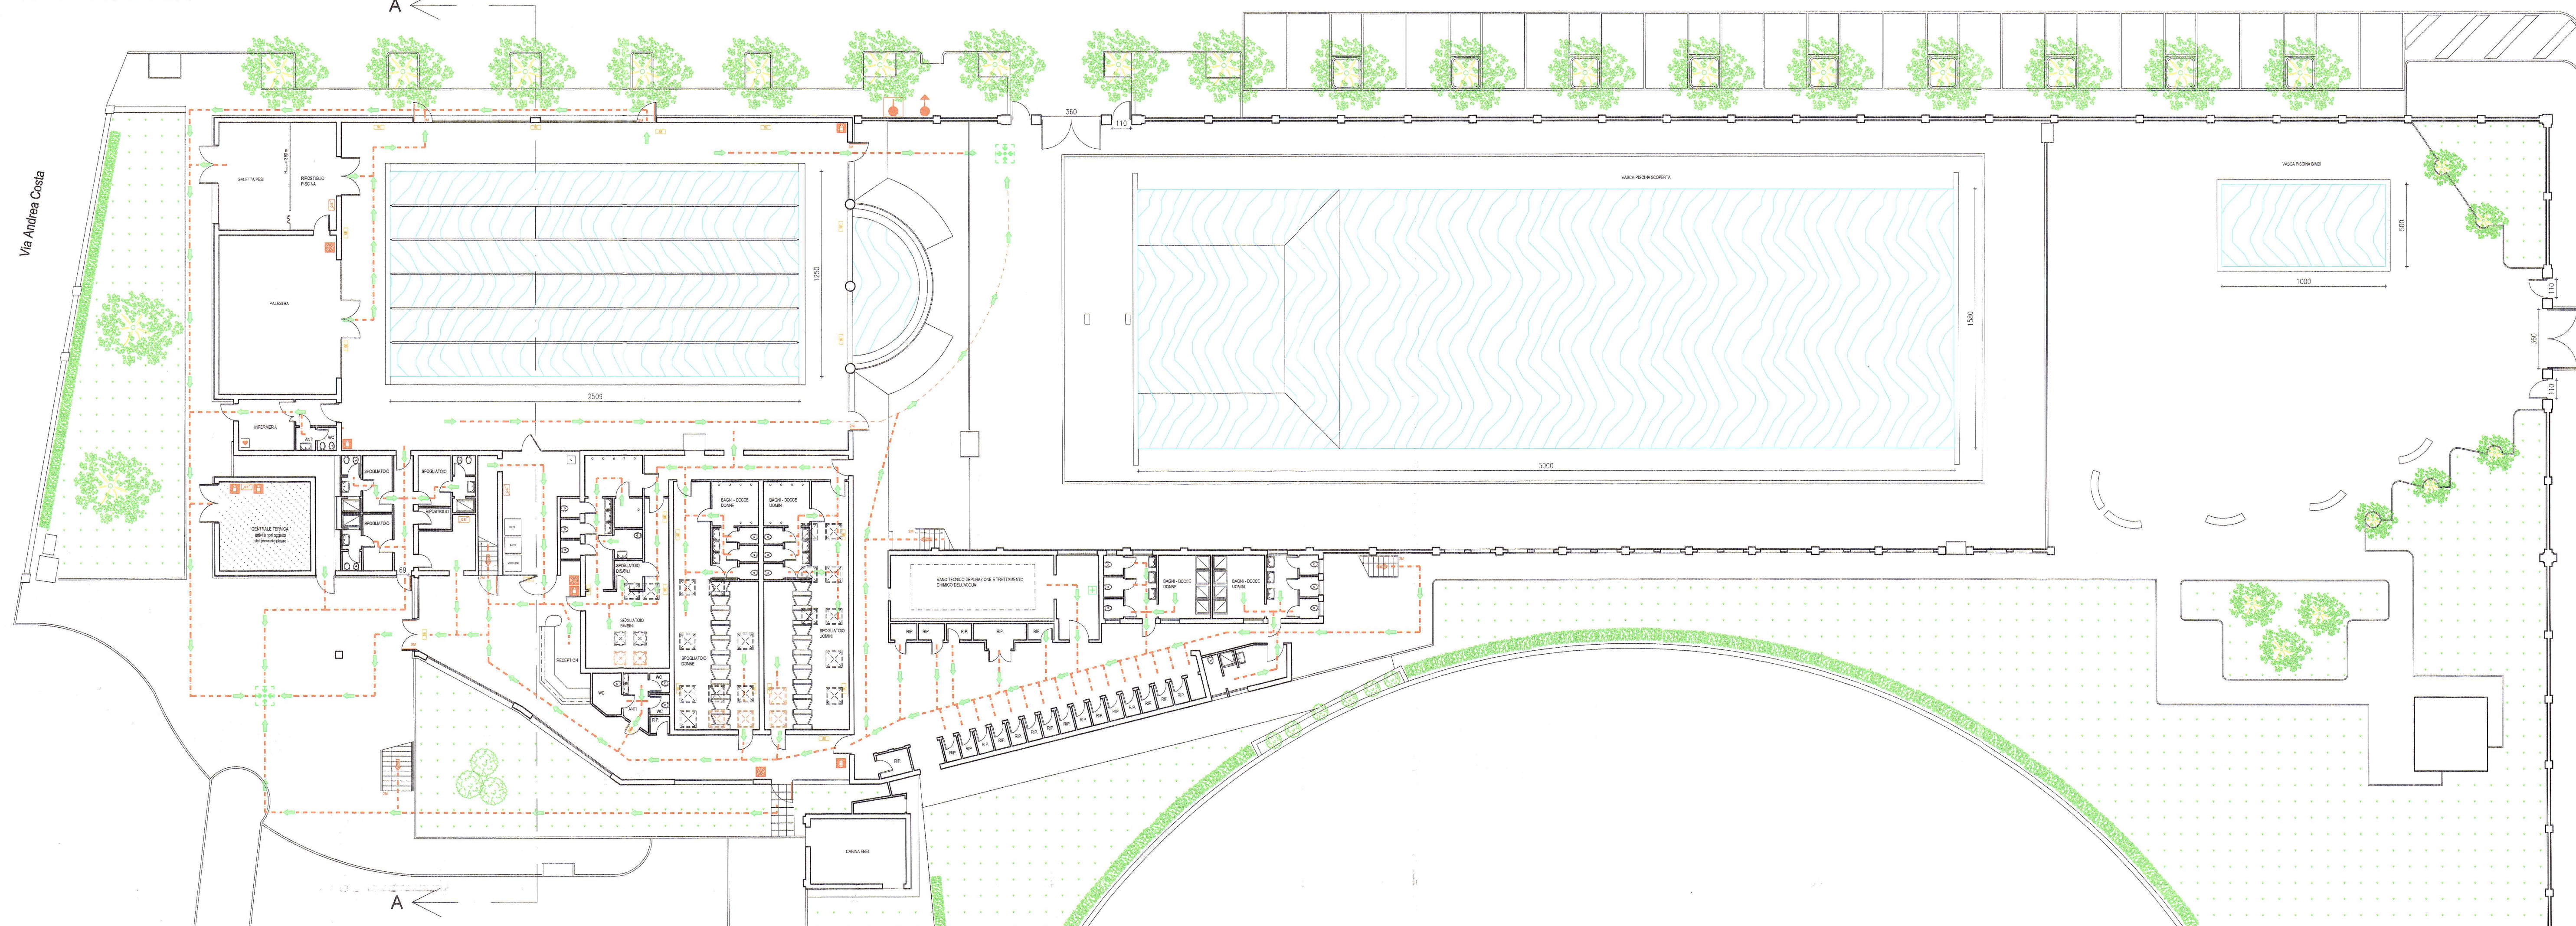


Planimetria Generale Zona Oggetto di Intervento

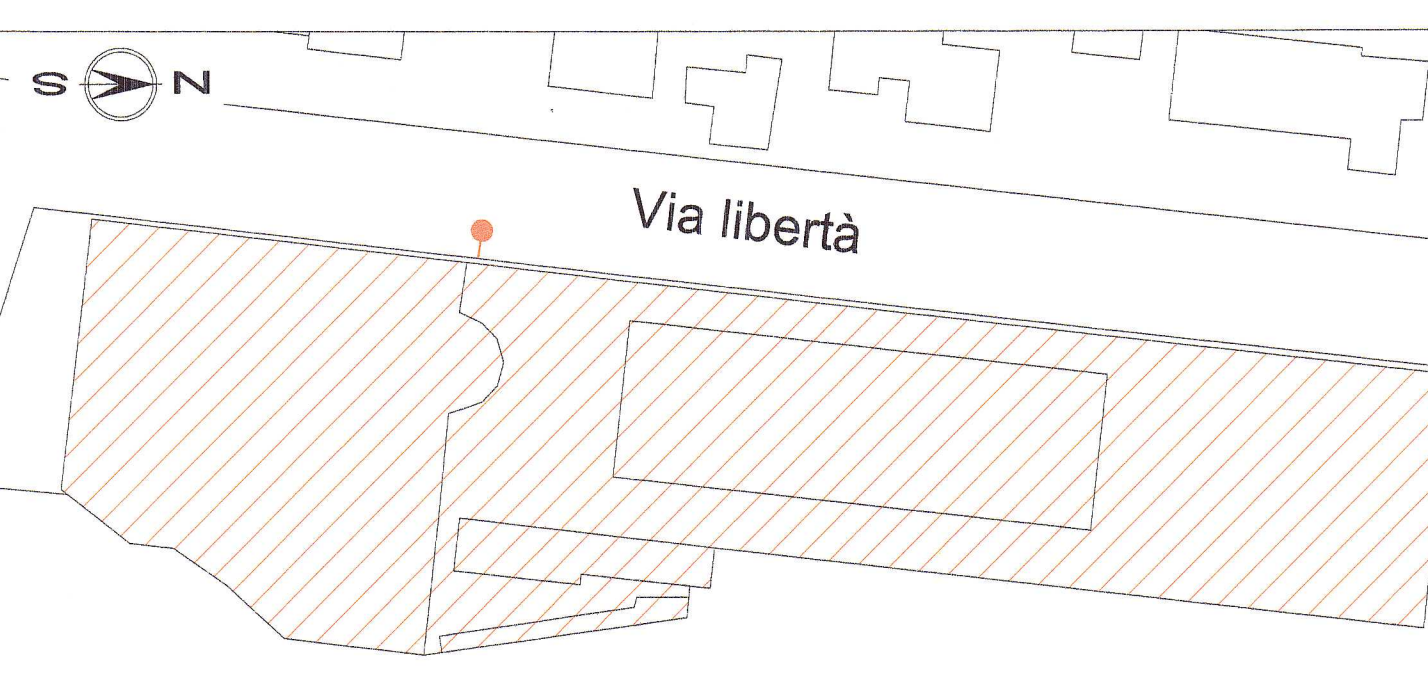

LEGENDA

	VIA DI FUGA ORIZZONTALE	2M	NUMERO DI MODULI UNITARI DI PASSAGGIO
	VIA DI FUGA VERSO IL BASSO		CASSETTA DI PRIMO SOCCORSO
	VIA DI FUGA VERSO L'ALTO		QUADRO ELETTRICO
	PUNTO DI RACCOLTA		ATTACCO AUTOPOMPA
	ESTINTORE		LUCERNARIO DOTATO DI APERTURA ELETTRICA
	IDRANTE		USCITA DI EMERGENZA CON PUSH BAR
	DEFIBRILLATORE		LAMPADE DI EMERGENZA
	IDRANTE SOPRASUOLO		

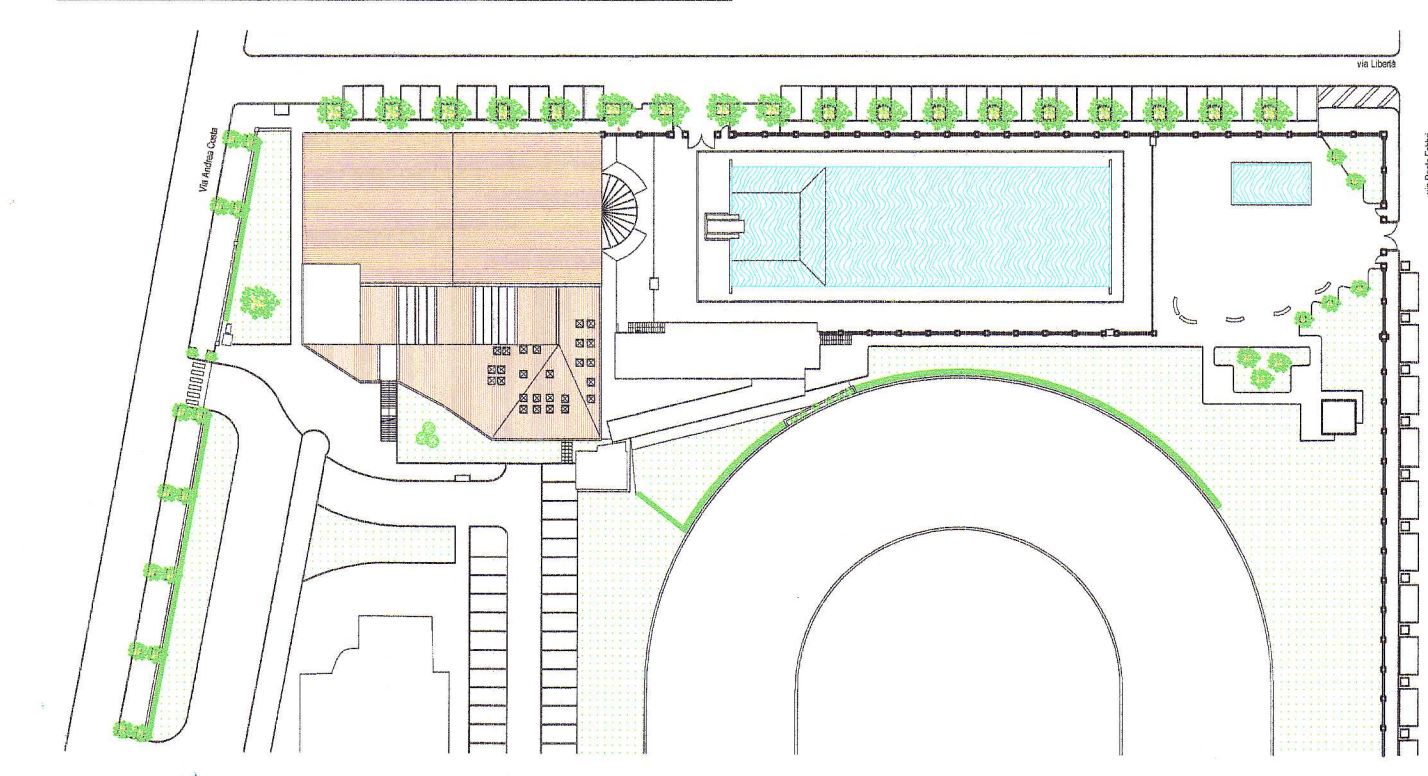

Piscine Comunali di Molinella
Piano Primo - Scala 1:200

